




| | | | | |
|------|------|------|------|------|
| 2013 | 2013 | 2013 | 2013 | 2013 |
| 李 | 李 | 李 | 李 | 李 |
| 李 | 李 | 李 | 李 | 李 |
| 李 | 李 | 李 | 李 | 李 |
| 李 | 李 | 李 | 李 | 李 |

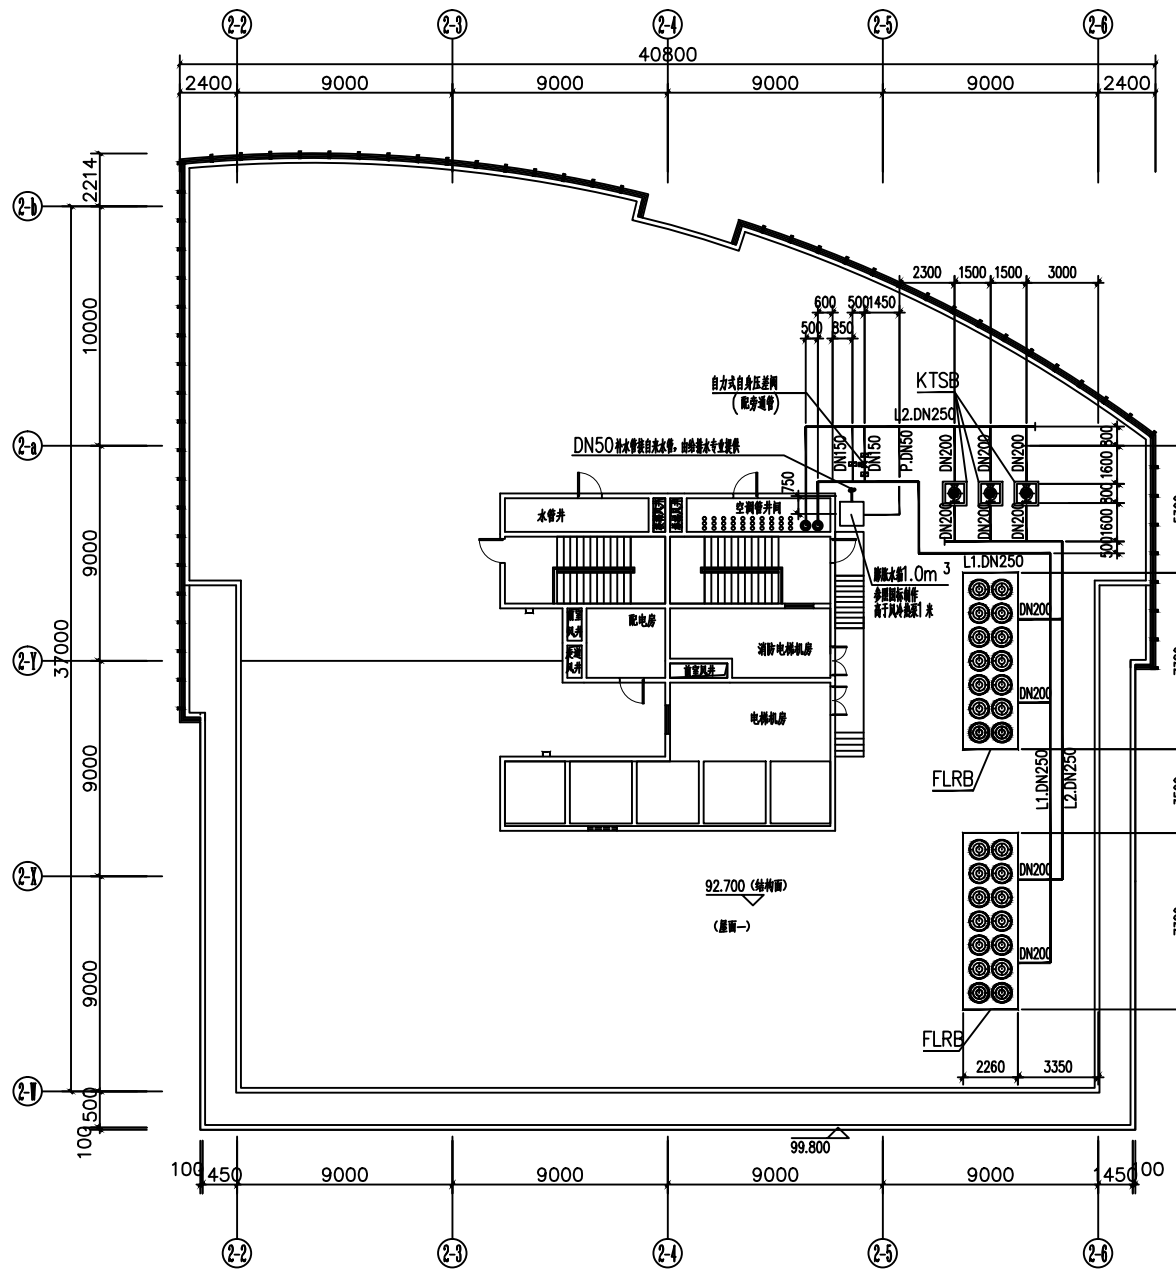


B-2 屋面风冷热泵系统设备平面图 1:150

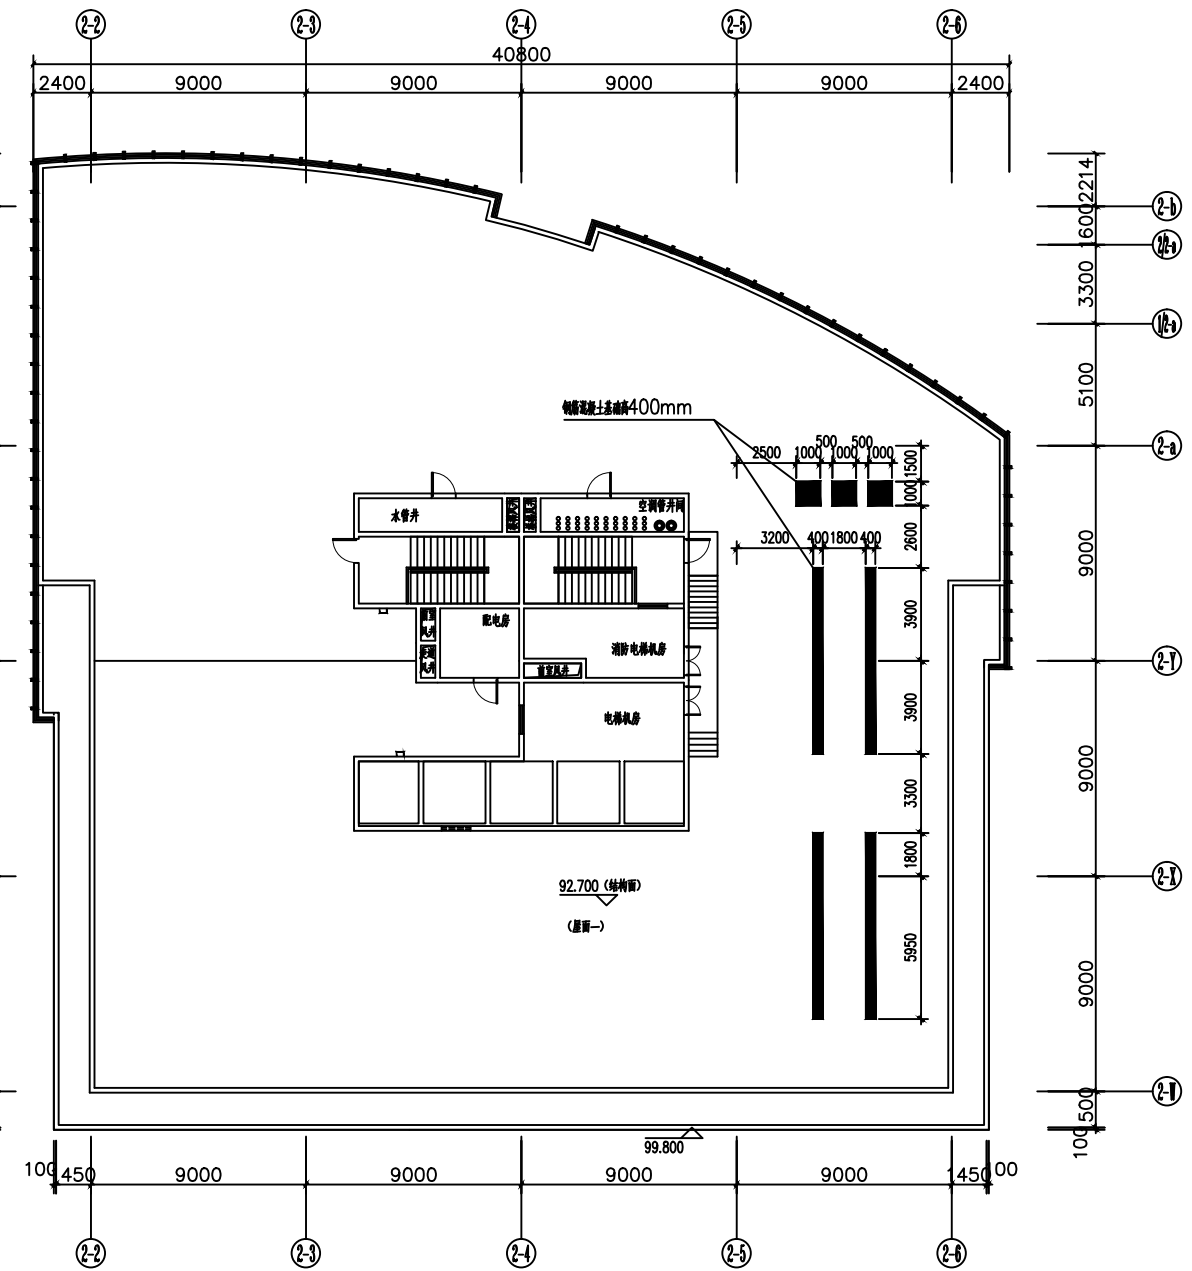

B-2 屋面风冷热泵系统设备基础平面图 1:150

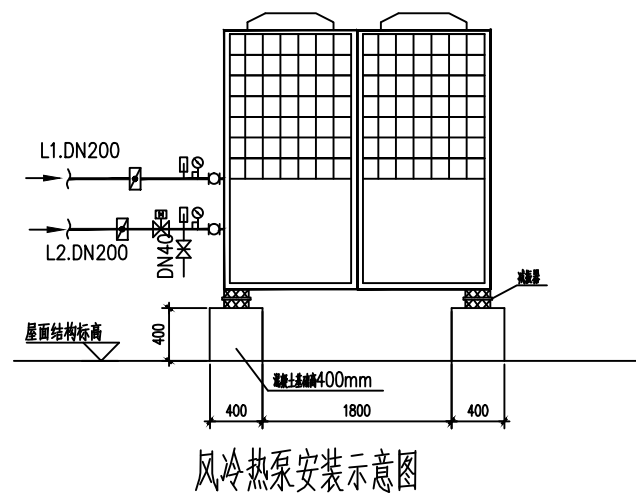

风冷热泵安装示意图

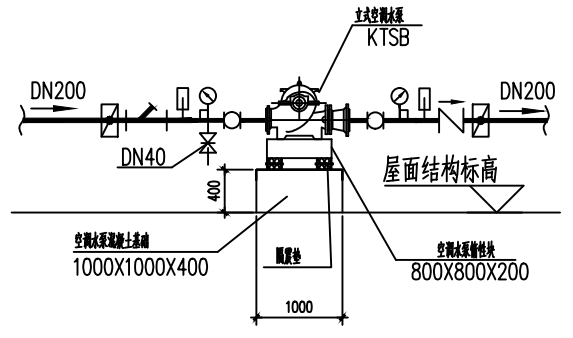

立式空调水泵安装示意图

| | |
|-----|--|
| 审核 | |
| 制图 | |
| 设计 | |
| 专业 | |
| 项目 | |
| 名称 | |
| 图名 | |
| 项目 | |
| 负责人 | |
| 专业 | |
| 设计 | |
| 制图 | |
| 校对 | |
| 审核 | |
| 审定 | |
| 设计 | |
| 日期 | |
| 设计 | |

南宁市建筑设计院
NANNING INSTITUTE OF ARCHITECTURE DESIGN
建筑工程设计证书号：甲0145002294

南宁经济技术开发区
房地产开发有限公司
南宁经济技术开发区老塘湾
科技园总部基地一期工程
B-1、B-2办公楼

B-2 屋面风冷热泵系统
设备及基础平面图

| | |
|-------|------------|
| 项目负责人 | 刘增宏 |
| 专业负责人 | 刘增宏 |
| 设计 | 刘增宏 |
| 制图 | 刘增宏 |
| 校对 | 刘增宏 |
| 审核 | 刘增宏 |
| 审定 | 刘增宏 |
| 设计号 | 1101-B1-B2 |
| 日期 | 2011.03 |
| 设计阶段 | 施工图 |
| 专业 | 暖通 |
| 图号 | 17 |
| 版号 | 1 |